


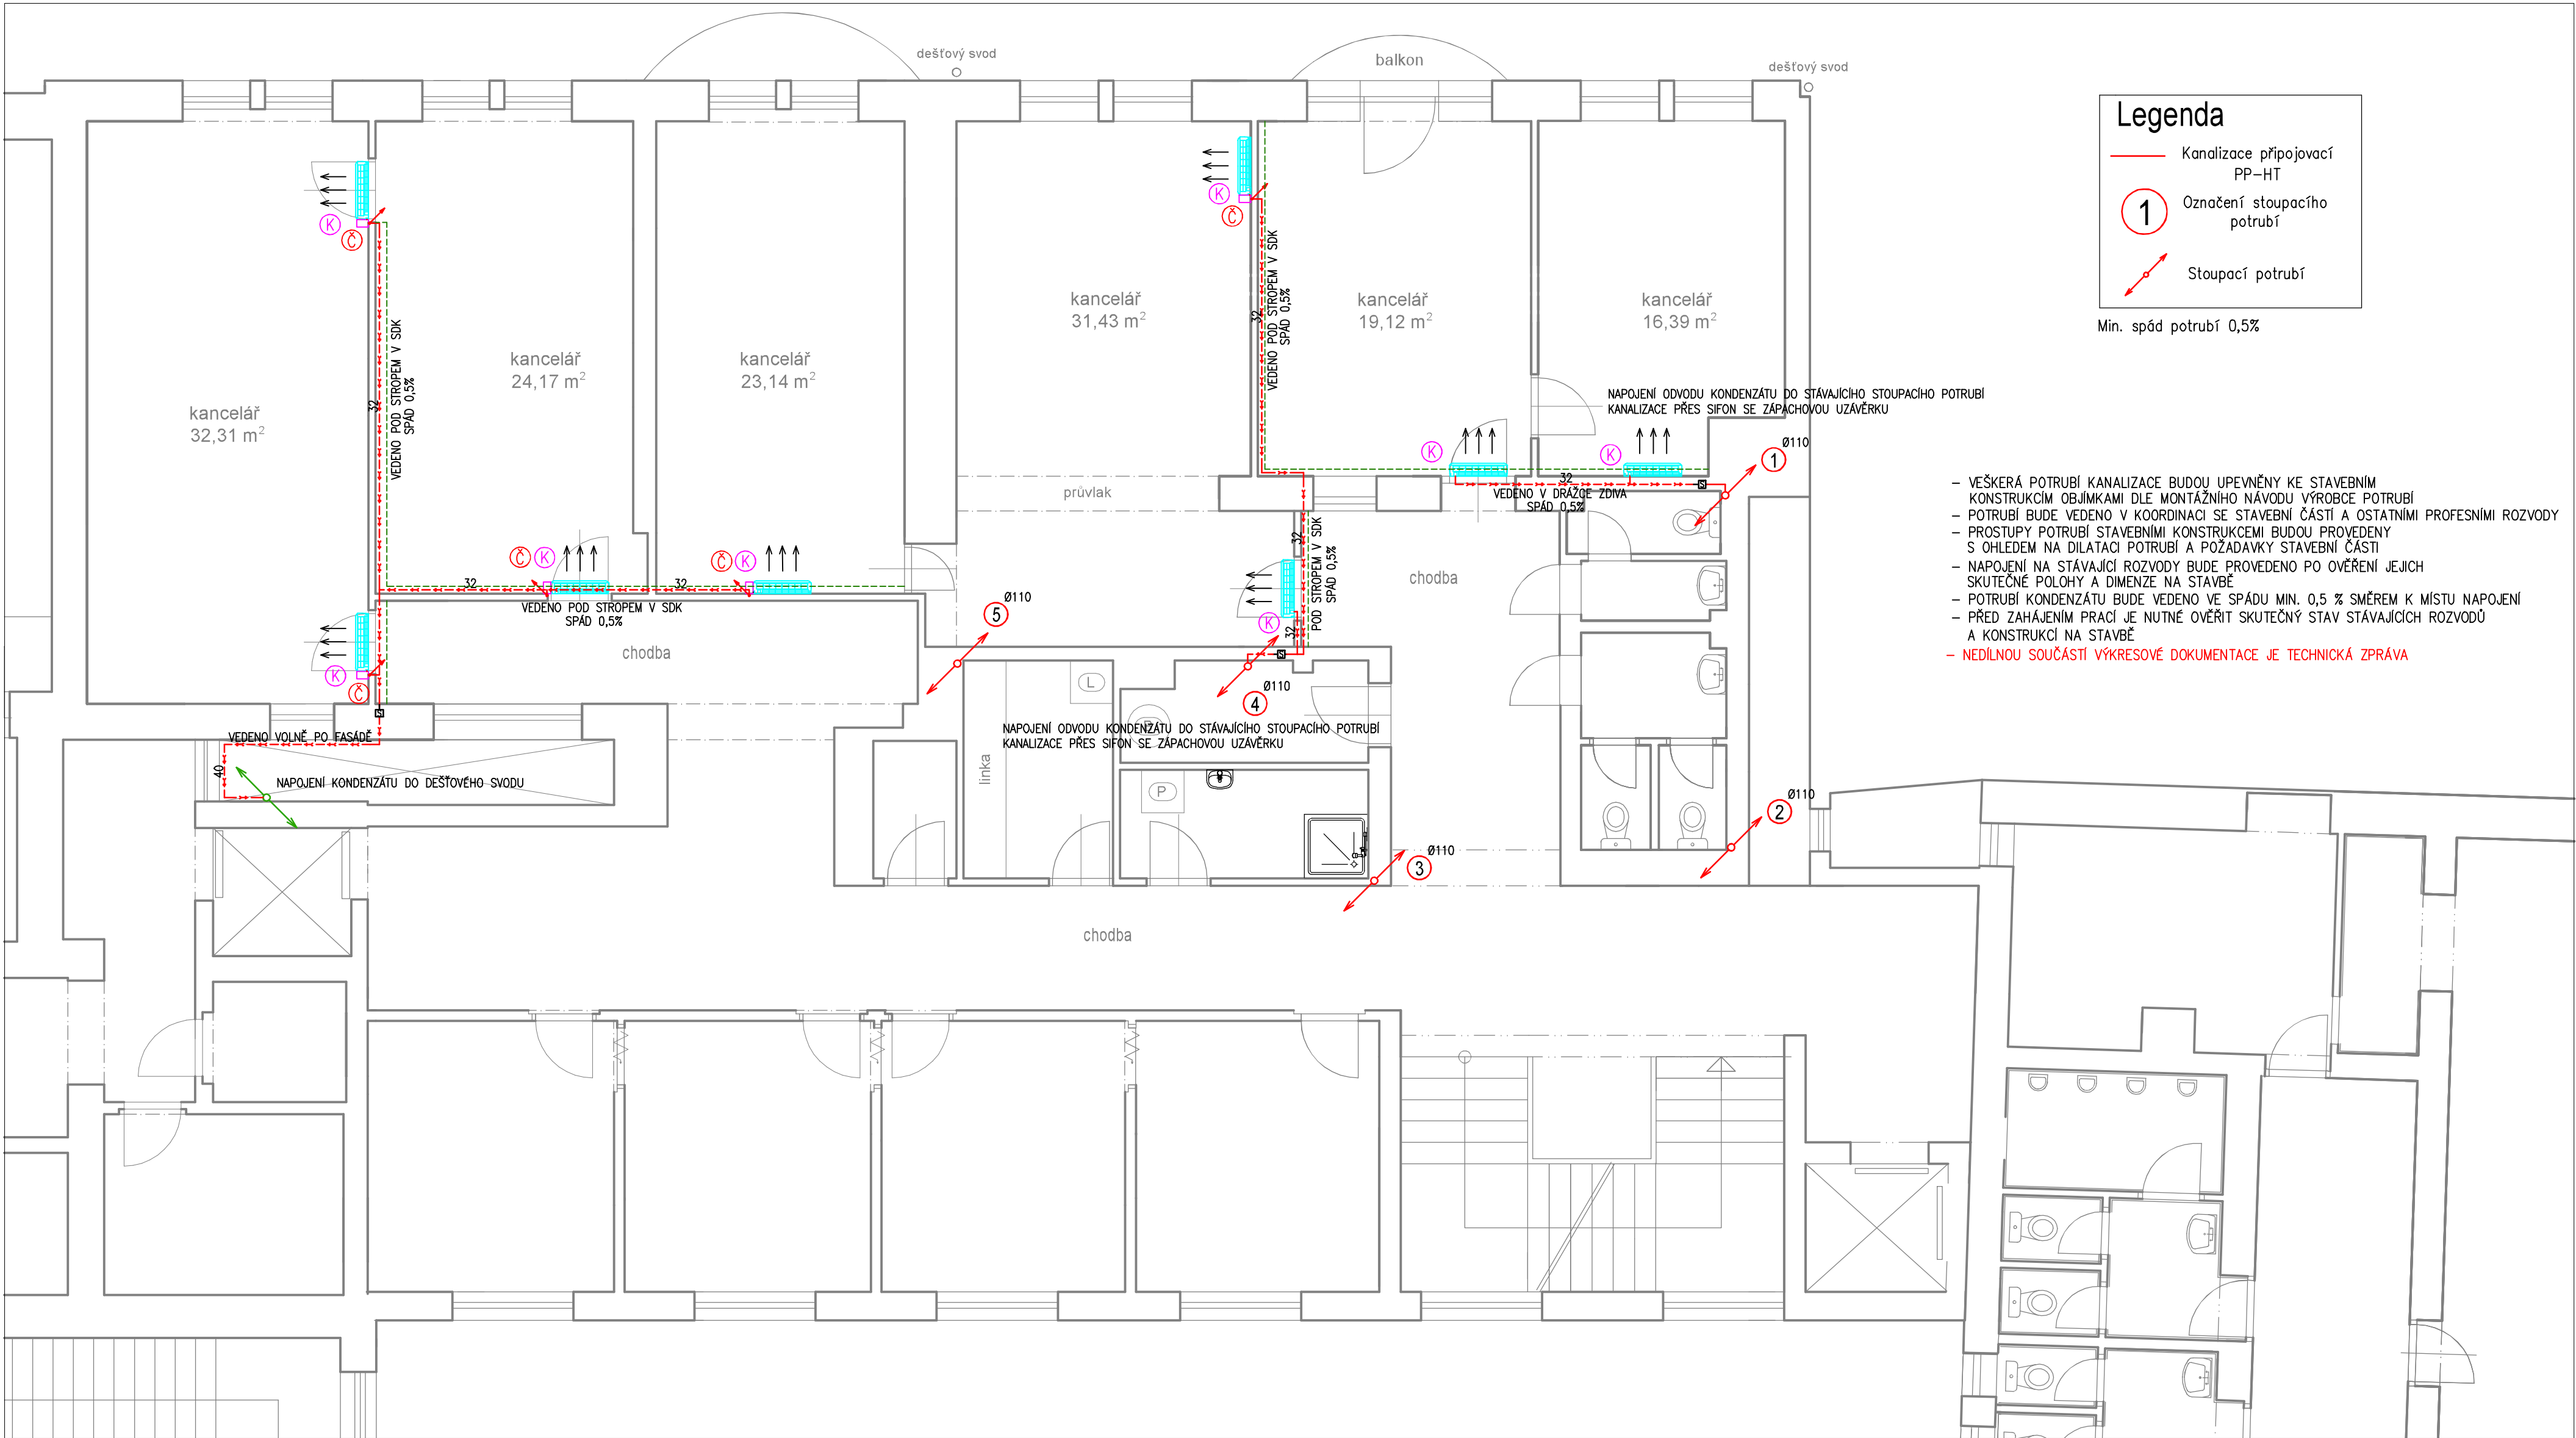

Legenda

- Kanalizace připojovací PP-HT
- 1 Označení stoupacího potrubí
- Stoupací potrubí

Min. spád potrubí 0,5%

- VEŠKERÁ POTRUBÍ KANALIZACE BUDOU UPEVNĚNÝ KE STAVEBNÍM KONSTRUKCÍM OBJÍMKAMI DLE MONTÁŽNÍHO NÁVODU VÝROBCE POTRUBÍ
- POTRUBÍ BUDE VEDENO V KOORDINACI SE STAVEBNÍ ČÁSTÍ A OSTATNÍMI PROFESNÍMI ROZVODY
- PROSTUPY POTRUBÍ STAVEBNÍMI KONSTRUKCEMI BUDOU PROVEDENY S OHLEDEM NA DILATACI POTRUBÍ A POŽADAVKY STAVEBNÍ ČÁSTI
- NAPOJENÍ NA STÁVAJÍCÍ ROZVODY BUDE PROVEDENO PO OVĚŘENÍ JEJICH SKUTEČNÉ POLOHY A DIMENZE NA STAVBĚ
- POTRUBÍ KONDENZÁTU BUDE VEDENO VE SPÁDU MIN. 0,5 % SMĚREM K MÍSTU NAPOJENÍ
- PŘED ZAHÁJENÍM PRACÍ JE NUTNÉ OVĚŘIT SKUTEČNÝ STAV STÁVAJÍCÍCH ROZVODŮ A KONSTRUKCÍ NA STAVBĚ
- NEDÍLNOU SOUČÁSTÍ VÝKRESOVÉ DOKUMENTACE JE TECHNICKÁ ZPRÁVA



NÁSTĚNNÁ KLIMATIZACE INSTALACE POD STROPEM (TEPELNÉ ČERPADLO VZDUCH-VZDUCH)
→ VÝKON cca 2 kW CHLAZENÍ/ VYTÁPĚNÍ
→ ŘÍZENO LOKÁLNÍM TERMOSTATEM (KABELOVÉ NÁSTĚNNÉ PŘÍPOJENÍ)
MONTÁŽ KOODRINOVÁNA S ARCH. NÁVRHEM DISPOZIC INTERIÉRU A OSVĚTLENÍ



PŘEDPOKLÁDANÉ MÍSTO PRO NAPOJENÍ ODVODU KONDENZÁTU DO KANALIZACE PŘES ZÁPACHOVOU UZÁVĚRKU (SIFON)



ČERPADLO KONDENZÁTU U VNITŘNÍ KLIMATIZAČNÍ JEDNOTKY
-VÝTLAK POD STROP, NAPOJENÍ NA ODVOD KONDENZÁTU DN 32



PODOMÍTKOVÝ SIFON PRO ODVOD KONDENZÁTU DN 32 SE ZÁPACHOVOU UZÁVĚRKOU



SDK KASTLÍK PRO VEDENÍ A ZAKRYTÍ INSTALACÍ POD STROPEM
- CHLAZENÍ, ODVOD KONDENZÁTU A ELEKTRO

anitas
projekční atelier

ANITAS s.r.o. Turnovská 21
IČO:257 55 668 295 01 Mnichovo Hradiště
DIČ:CZ 257 55 668 tel./fax.: 326 774 215

zodpovědný projektant:

Ing. Tomáš Rakouský

dokumentaci vypracoval:

Jakub Rakouský

KLIMATIZACE KANCELÁŘÍ
ÚŘAD MĚSTA MNICHOVO HRADIŠTĚ

ZDRAVOTNĚ-TECHNICKÉ INSTALACE
PŮDORYS 3.NP - ROZVODY KANALIZACE
ODVOD KONDENZÁTU OD KLIMATIZAČNÍCH JEDNOTEK

MÍSTO STAVBY: parc. číslo 92, v KÚ Mnichovo Hradiště
STAVEBNÍ ÚŘAD: Mnichovo Hradiště Středočeský
INVESTOR: Město Mnichovo Hradiště
IČO: 00238309, Masarykovo náměstí 1
295 01 Mnichovo Hradiště

MĚŘÍTKO 1:50
FORMÁT A2
ÚČEL DPS
DATUM 05/26
ČÁST ZTI
Č.VÝKRESU 01

ZAK.ČÍSLO 32/26
ČÍSLO PARÉ